

MAPA DO CELÓW PROJEKTOWYCH

Skala 1 : 500

Woj.: Pomorskie
Gmina: Stara Kiszewa
Obręb: CHWARZNO
Działka : 193/12

KERG : 6640.1174.2017
Osnowa pozioma - układ "2000"
Osnowa wysokościowa - układ "Kronsztadt 86"
Sekcja mapy 6.212.22.08.3 , 6.212.22.08.4

Mapa aktualna pod względem
sytuacji, rzeźby terenu oraz
uzbrojenia podziemnego na
dzień 2017-05-26.

Wykonał:
Waldemar Pirsh
technik geodeta
inż. Stefan Gurowski
geodeta
S. Gurowski
uprawnienia nr 17987
Kościerzyna 2017-05-30

Podpisz się, że niniejszy dokument został opracowany
w wyniku prac geodezyjnych i kartograficznych, których rezultaty
zawiera operat techniczny wpisany do ewidencji materiałów
państwowego zasobu geodezyjnego i kartograficznego

Organ stanowiący państwowy zasób
geodezyjny i kartograficzny
Identyfikator ewidencyjny materiału
zasobu - operat techniczny
Data wpisania operatu technicznego
do ewidencji materiałów zasobu
Lp. ewid. ewid. i kod
sposoby reprezentacji organ

Starosta Kościerski
P.2206.2017.1067
12.06.2017
z up. STAROSTY
Malewski (niem. i dokumentacji
geodezyjnej i kartograficznej)

----- Zakres opracowania

Nie wyklucza się istnienia w terenie innych
nie wykazanych na niniejszej mapie urządzeń
podziemnych, które nie były zgłoszone
do inwentaryzacji.


Mapa została wykonana bez ustalenia obciążeń służebności
gruntowymi ujawnionymi w księgach wieczystych

Mapa przedstawia granice ujawnione w ewidencji
gruntów na dzień 2017.05.24.


W zakresie opracowania nie występują projektowane
urządzenia uzgodnione w ZUDP Kościerzyna.

----- Użytek z pomiaru bezpośredniego nieujawniony w
ewidencji gruntów

Szkiec orientacyjny

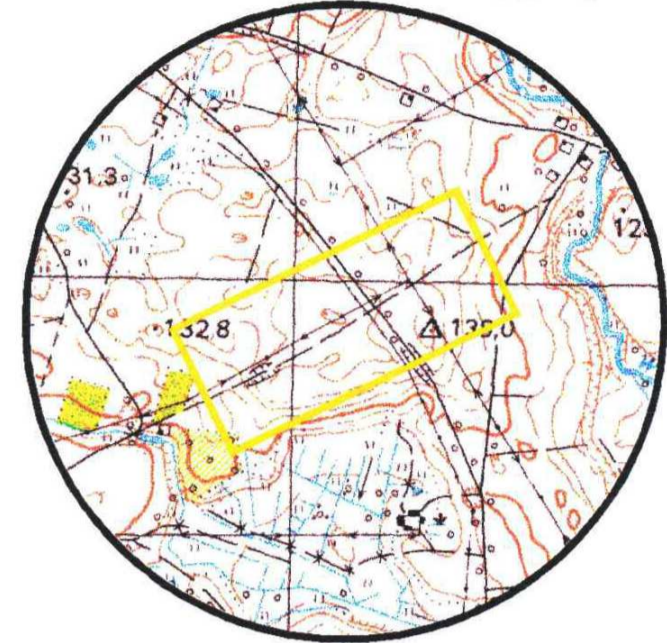

Skala 1 : 25 000

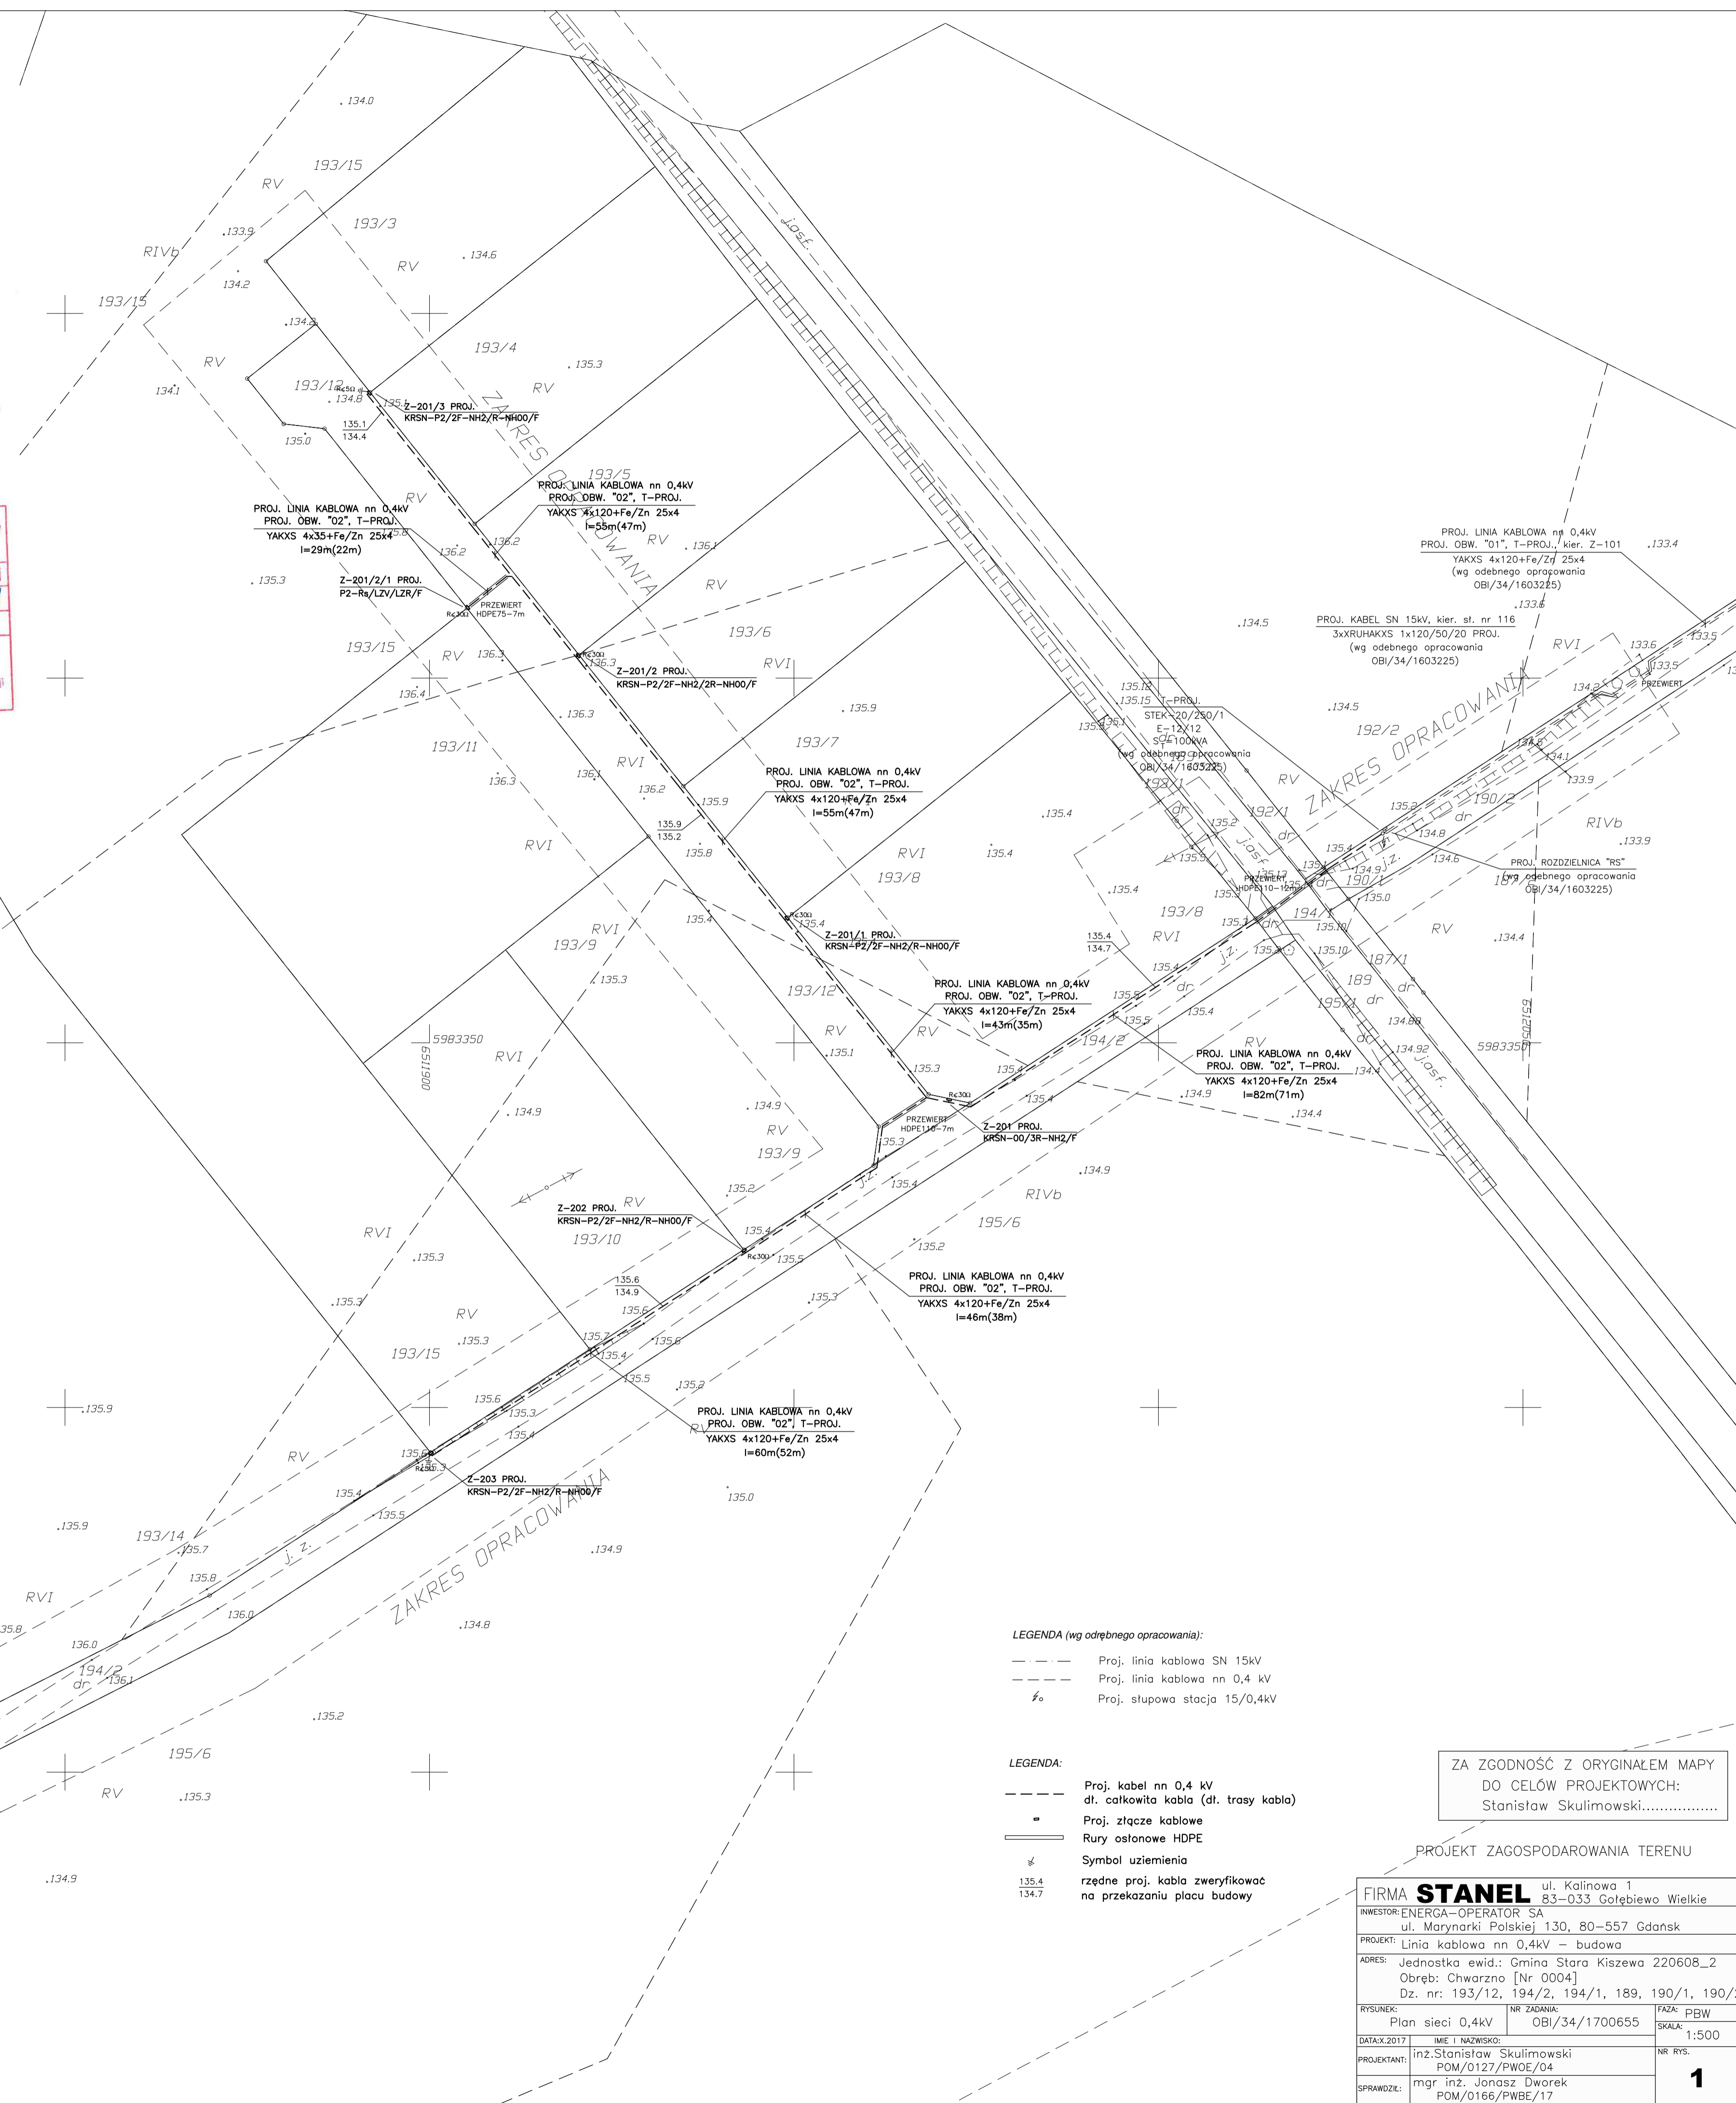

LEGENDA (wg odrębnego opracowania):
--- Proj. linia kablowa SN 15kV
--- Proj. linia kablowa nn 0,4 kV
☎ Proj. stupa stacja 15/0,4kV

LEGENDA:
--- Proj. kabel nn 0,4 kV
--- dl. catkowiła kabla (dl. trasy kabla)
* Proj. złącze kablowe
Rury osłonowe HDPE
Symbol uziemienia
135.4 rzedne proj. kabla zweryfikowac
134.7 na przekazaniu placu budowy

ZA ZGODNOŚĆ Z ORYGINAŁEM MAPY
DO CELÓW PROJEKTOWYCH:
Stanisław Skulimowski.....

PROJEKT ZAGOSPODAROWANIA TERENU

FIRMA STANEL ul. Kalinowa 1 83-033 Gołębiewo Wielkie	
INWESTOR: ENERGA-OPERATOR SA	ul. Marynarki Polskiej 130, 80-557 Gdansk
PROJEKT: Linia kablowa nn 0,4kV - budowa	
ADRES: Jednostka ewid.: Gmina Stara Kiszewa 220608_2 Obręb: Chwarzno [Nr 0004] Dz. nr: 193/12, 194/2, 194/1, 189, 190/1, 190/2	
RYSUJEK: Plan sieci 0,4kV	NR ZADANIA: OBI/34/1700655
DATA: 2017	IME I NAZWISKO: inż. Stanisław Skulimowski
PROJEKTANT: POM/0127/PWOL/04	NR RYS.: 1
SPRZĄDZŁ: mgr inż. Janusz Dworek	POM/0166/PWBE/17